



Spolufinancováno Evropskou unií

Nástroj pro propojení Evropy

Projekt „Modernizace trati Praha hl. n. - Praha Smíchov“ je spolufinancovaný EU z programu Nástroj pro propojení Evropy (CEF)

Za tuto publikaci odpovídá pouze její autor. Evropská unie nenese odpovědnost za jakékoli využití informací v ní obsažených.

REVIZE 03/2023

VÝŠKOVÝ SYSTÉM BpV
SOUŘADNICOVÝ SYSTÉM S-JTSK

Číslo změny:	Obsah změny:	Datum změny:
01	Aktualizace DÚR	10/2020
02	-	-
03	-	-

Investor:



Správa železnic, s.o.
Dlážděná 1003/7, 110 00 Praha 1


Stavební správa západ
Sokolovská 278/1955, 190 00 Praha 9

Účastníci Společnosti "SP+MTP+SPEU_Praha hl. - Praha-Smíchov"





Správce:




 
SUDOP PRAHA a.s.
Olšanská 1a, 130 80 Praha 3
tel.: +420 267 094 111
e-mail: praha@sudop.cz


Vedoucí týmu:
ING. MICHAL MEČL

 
Asistent vedoucího týmu:
ING. JAN NOSEK
Specialista profese:
ING. MICHAL MEČL

Středisko:
ŽELEZNIČNÍCH TRATÍ A UZLŮ

Vedoucí střediska:  ING. JIŘÍ SYROVÝ

Odpovědný projektant SO, IO, PS:  ING. MONIKA HAVLOVÁ

Vypracoval:  ING. MONIKA HAVLOVÁ

Kontroloval:  ING. MICHAL MEČL

Název akce:
**REKONSTRUKCE TRATI
PRAHA HL. N. (MIMO) - VYŠEHRAD (VČ.)**

Číslo smlouvy: 16 354 201

Projektový stupeň: DÚR

Část:
SITUACE STAVBY

Datum: 10/2020

KATASTRÁLNÍ SITUACE STAVBY

Číslo části: C.2


Název přílohy:
**KATASTRÁLNÍ SITUACE
PRAHA-VRŠOVICE - KM 183,700-VÝBĚH KABELU**

Měřítko: 1:2000





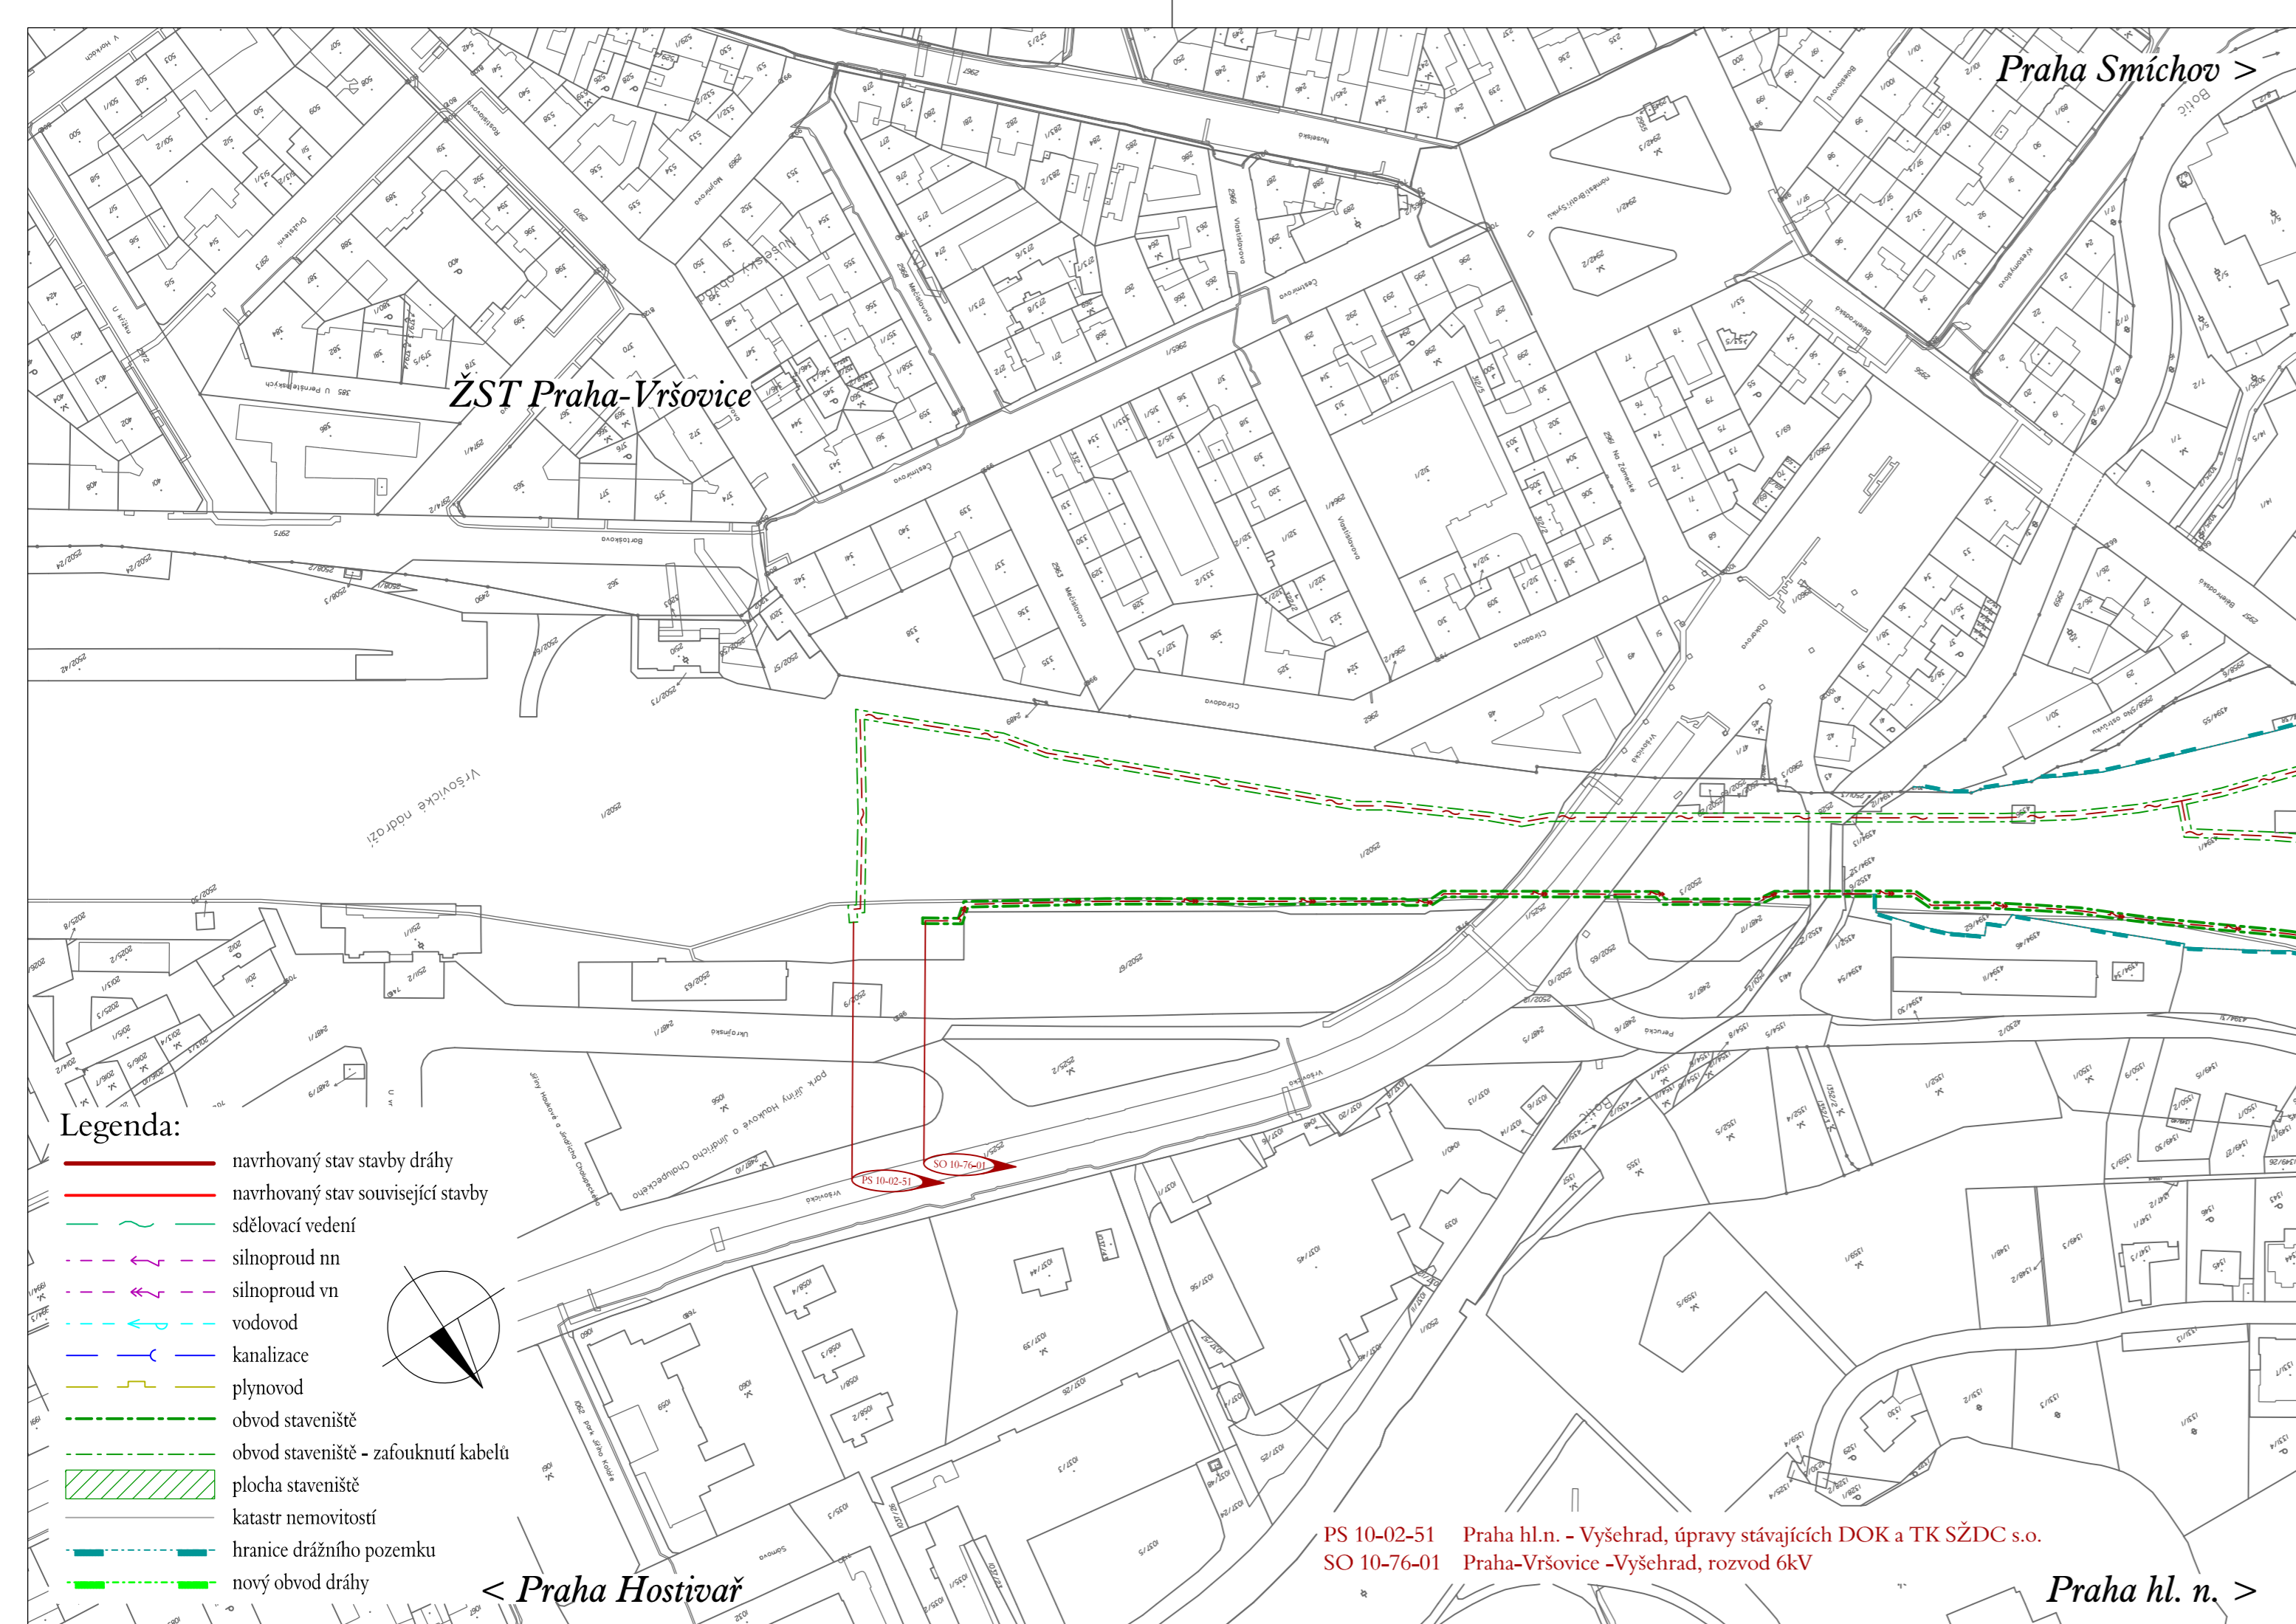


 






Počet formátů: 3 x A4

Číslo přílohy: 2.104

DOKUMENT LZE UŽÍVAT POUZE VE SMYSLU PŘÍSLUŠNÉ SMLOUVY O DÍLO. ŽÁDNÁ JEHO ČÁST NEMŮŽE BYT DLE ZÁKONA č.121/2000 Sb., KOPÍROVÁNA NEBO JINÝM ZPŮSOBEM ROZŠŮŘOVÁNA. BEZ SOUHLASU SUDOP PRAHA a.s.



Legenda:

-  navrhovaný stav stavby dráhy
-  navrhovaný stav související stavby
-  sdělovací vedení
-  silnoproud nn
-  silnoproud vn
-  vodovod
-  kanalizace
-  plynovod
-  obvod staveniště
-  obvod staveniště - zafouknutí kabelů
-  plocha staveniště
-  katastr nemovitostí
-  hranice drážního pozemku
-  nový obvod dráhy

PS 10-02-51 Praha hl.n. - Vyšehrad, úpravy stávajících DOK a TK SŽDC s.o.
SO 10-76-01 Praha-Vršovice -Vyšehrad, rozvod 6kV

Pražská Vršovice

Pražská hl. n.